


SITUACE STAVBY KN

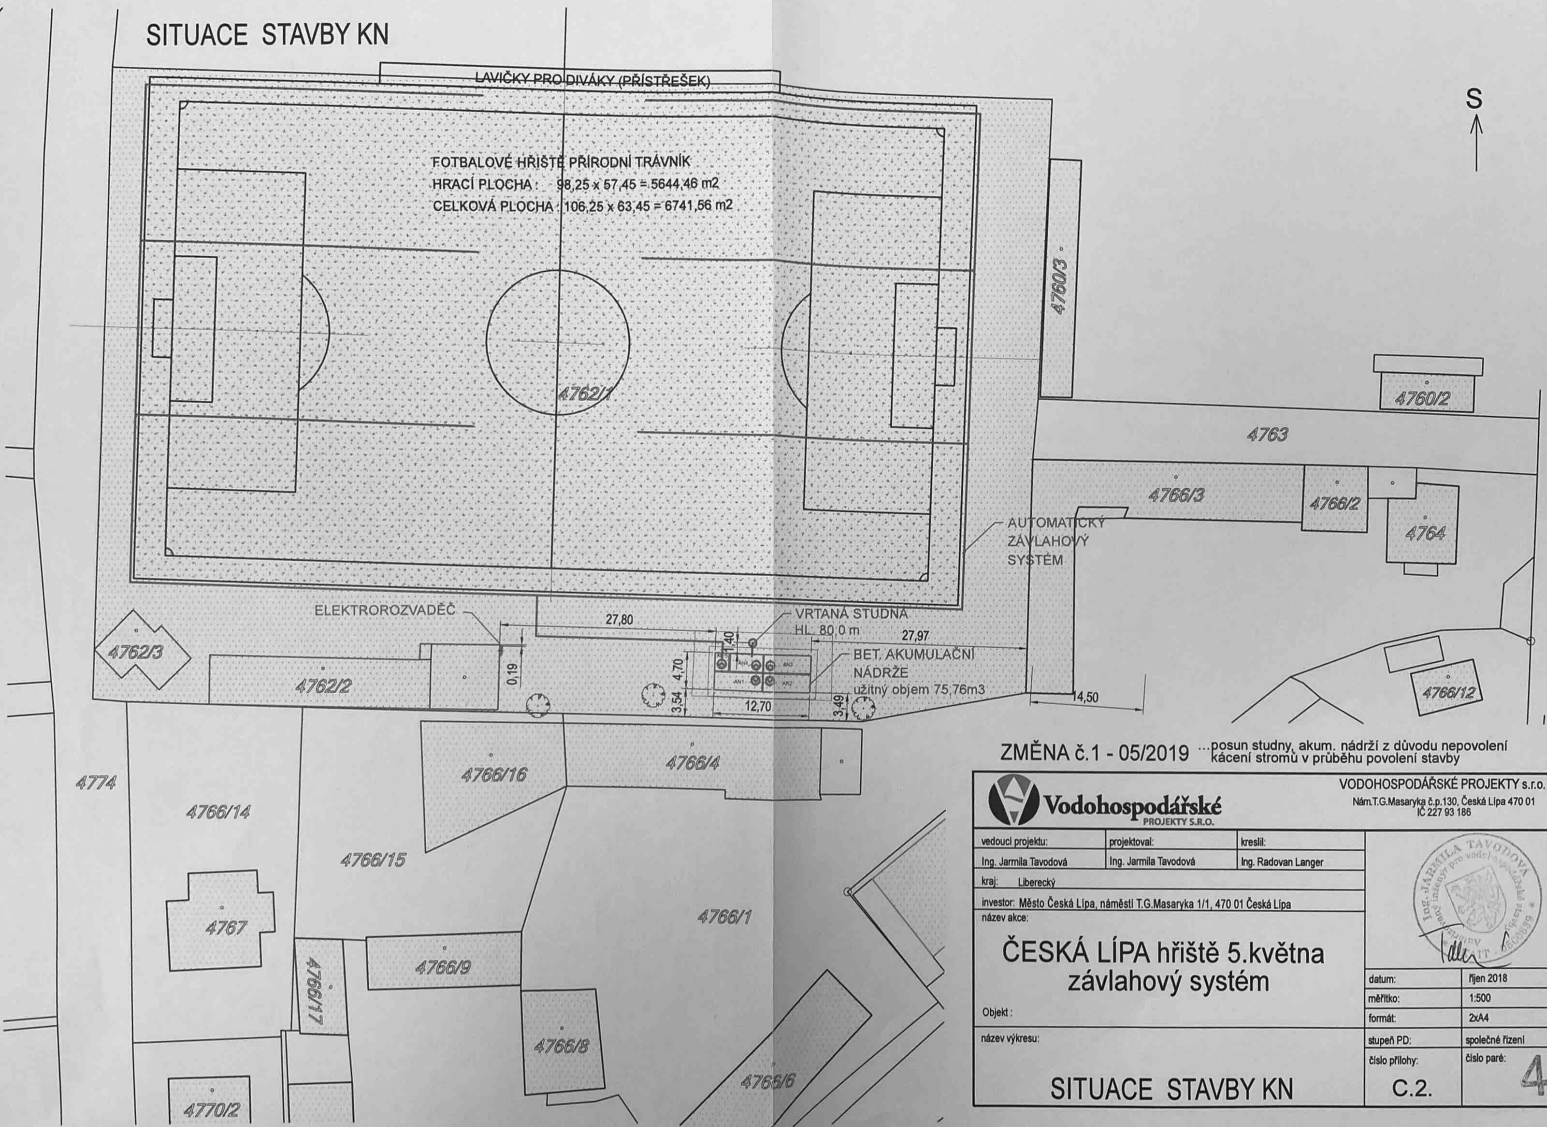

ZMĚNA č.1 - 05/2019 ...posun studny, akum. nádrži z důvodu nepovolení kácení stromů v průběhu povolení stavby

Vodohospodářské PROJEKTY S.R.O.		VODOHOSPODÁŘSKÉ PROJEKTY s.r.o. Nám. T.G. Masaryka č.p. 130, Česká Lípa 470 01 IČ 227 93 188	
		vedoucí projektu:	projektovatel:
Ing. Jarmila Tavodová	Ing. Jarmila Tavodová	Ing. Radovan Langer	
kraj: Liberecký	investor: Město Česká Lípa, náměstí T.G. Masaryka 1/1, 470 01 Česká Lípa		
název akce:			
ČESKÁ LÍPA hrště 5.května závlahový systém			
Objekt:	název výkresu:		datum: říjen 2018 měřítko: 1:500 formát: ZxA4 stupeň PD: společné řízení číslo přílohy: číslo paré.
SITUACE STAVBY KN			C.2. 4